


Экспликация помещений


Номер помеще-ния	Наименование помещения	Площадь м ²	Кат. помещ.
1	2	3	
1	Электрощитовая	17.67	В4
2	Насосная	36.74	Д
3	ИТП	83.40	Д
4	Склад(инвентарь для трассы)	142.13	В3
5	Склад(инвентарь для трассы)	148.56	В3
6	Помещение приема пищи	35.17	
7	Комната заведующего складом	17.22	
8	Комната водителей	16.78	
9	Раздевальная для персонала	30.06	
10	Санузел	4.10	
11	Душевая	5.76	
12	Санузел	5.46	
13	Мастерская по эксплуатации здания	80.87	В3
14	Коридор	67.41	
15	Коридор	132.43	
16	Помещение уборочного инвентаря	6.89	В4
17	Тамбур	7.51	
18	Тамбур	7.37	

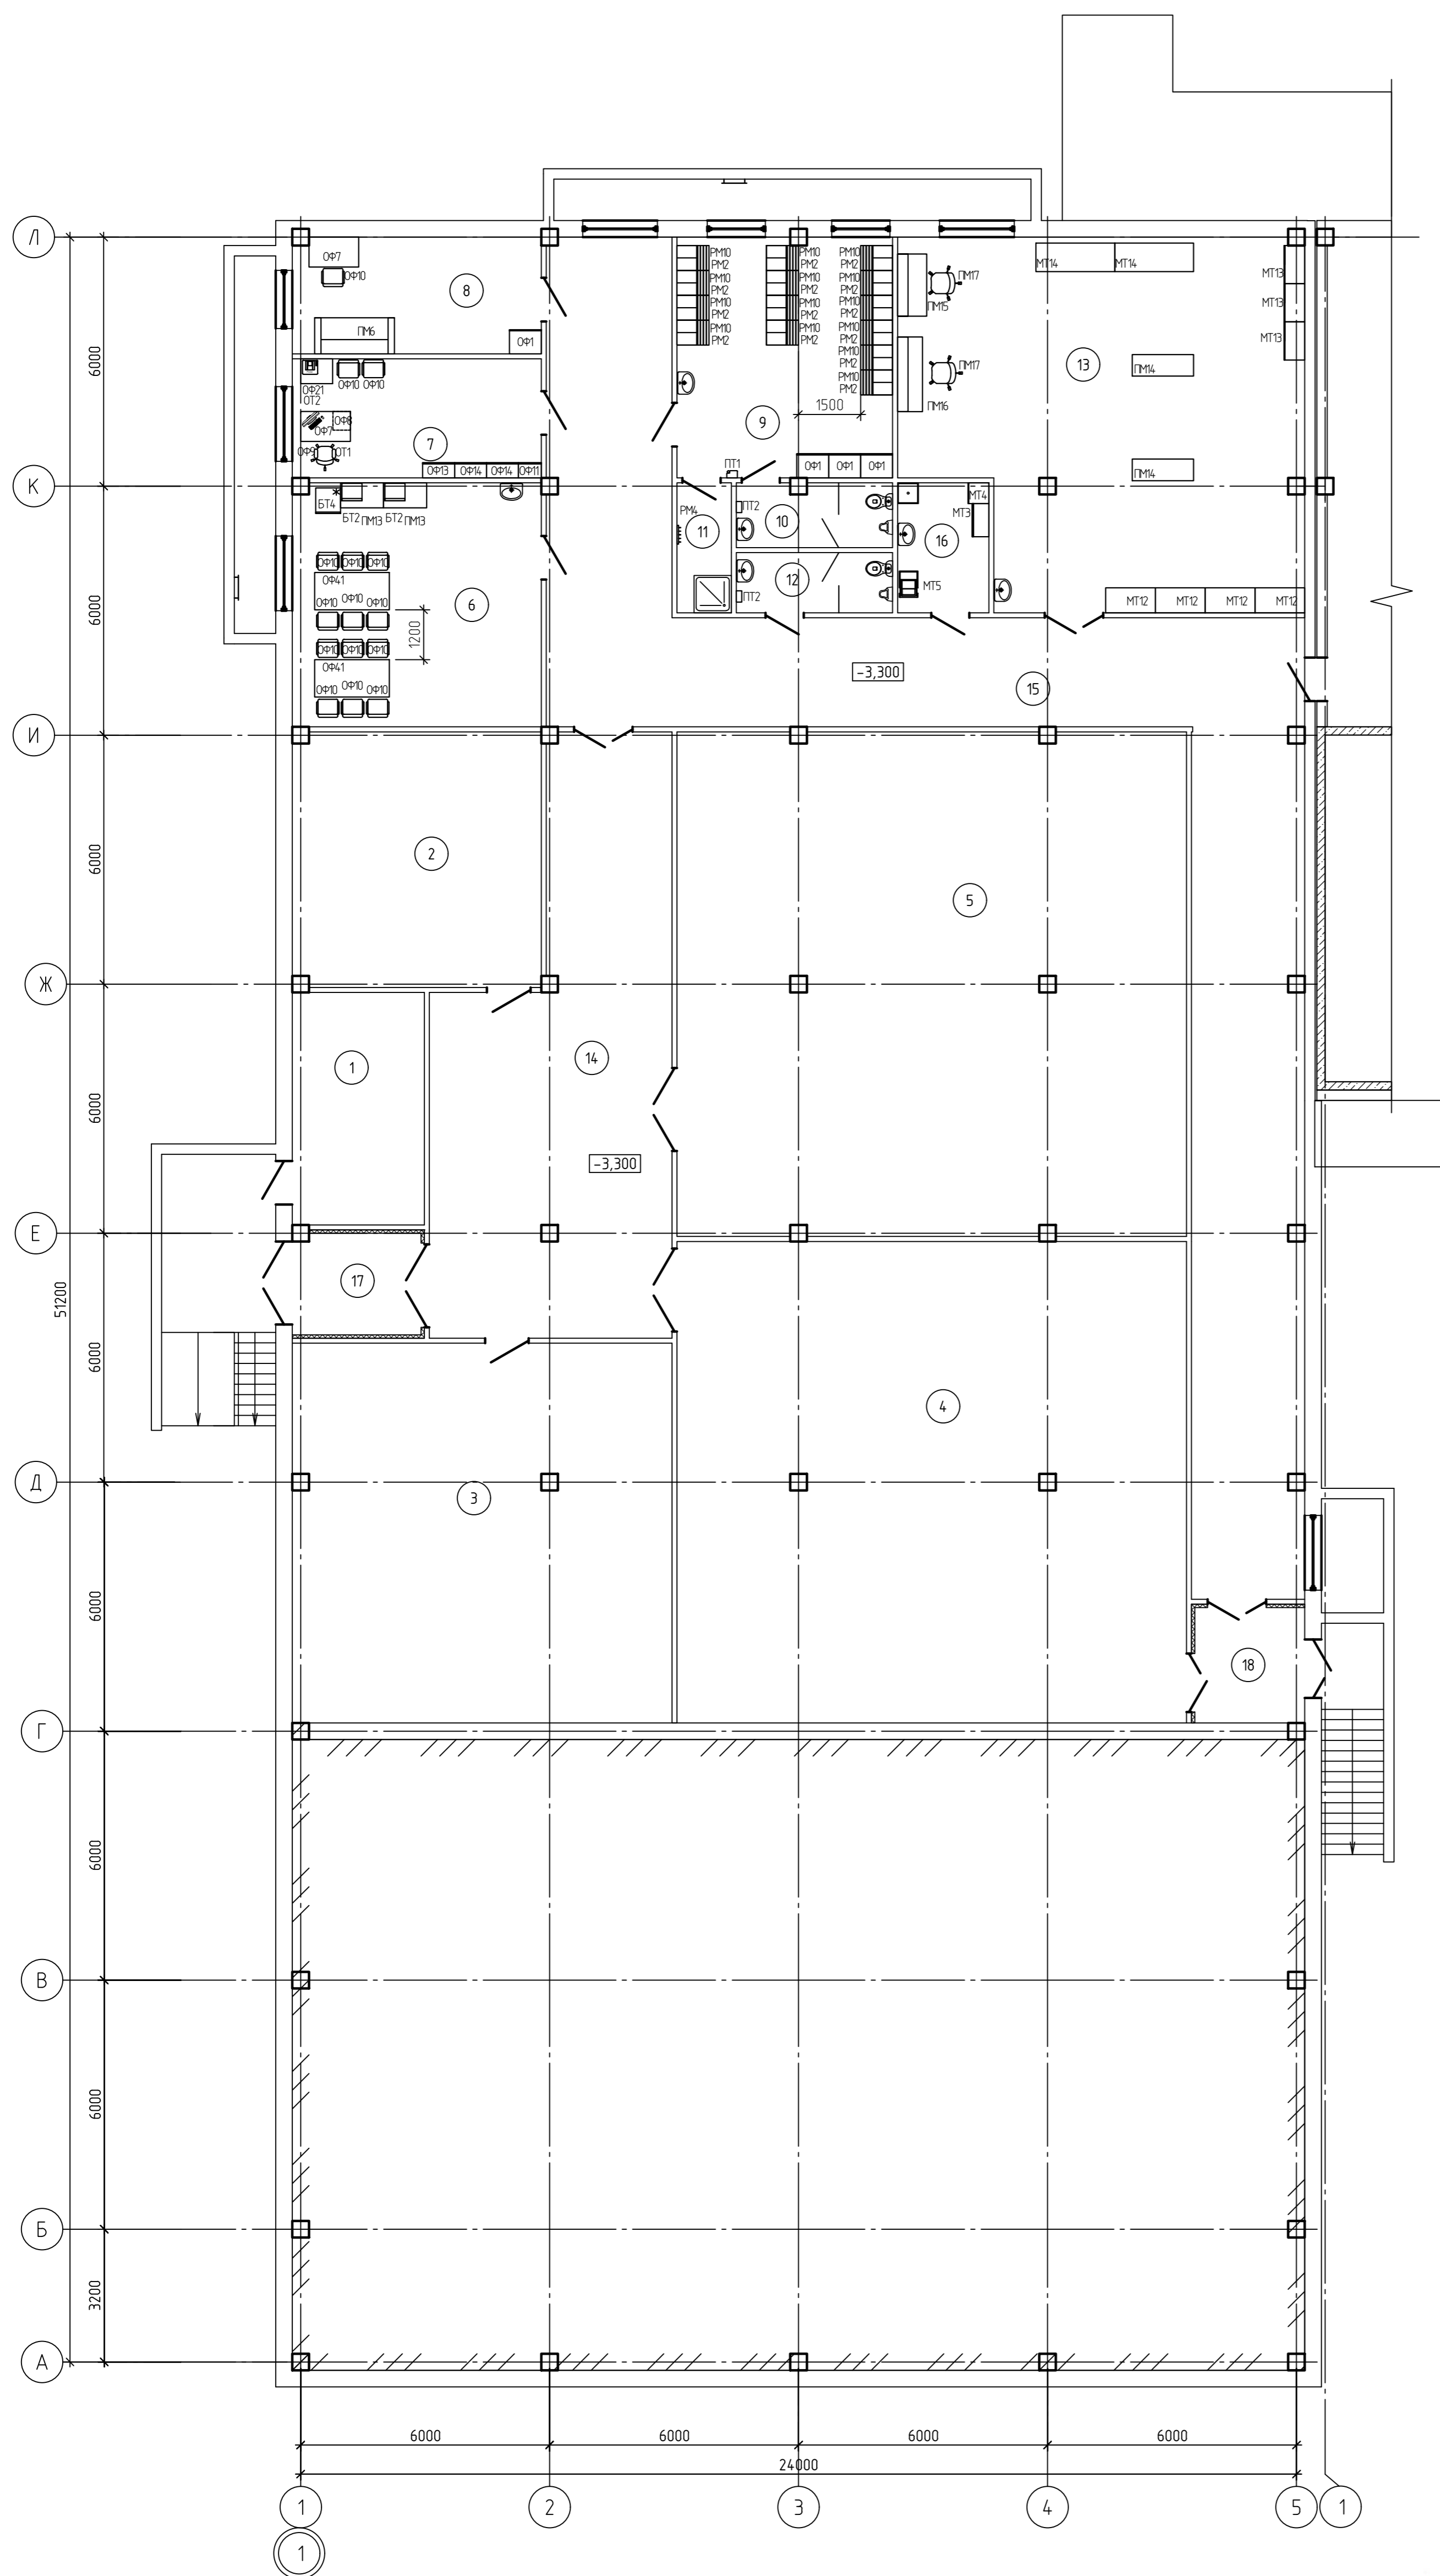

Согласовано: *[Signature]* С.И. Пучков



Согласовано: *[Signature]* директор ТБС БСО
свод по 1/20

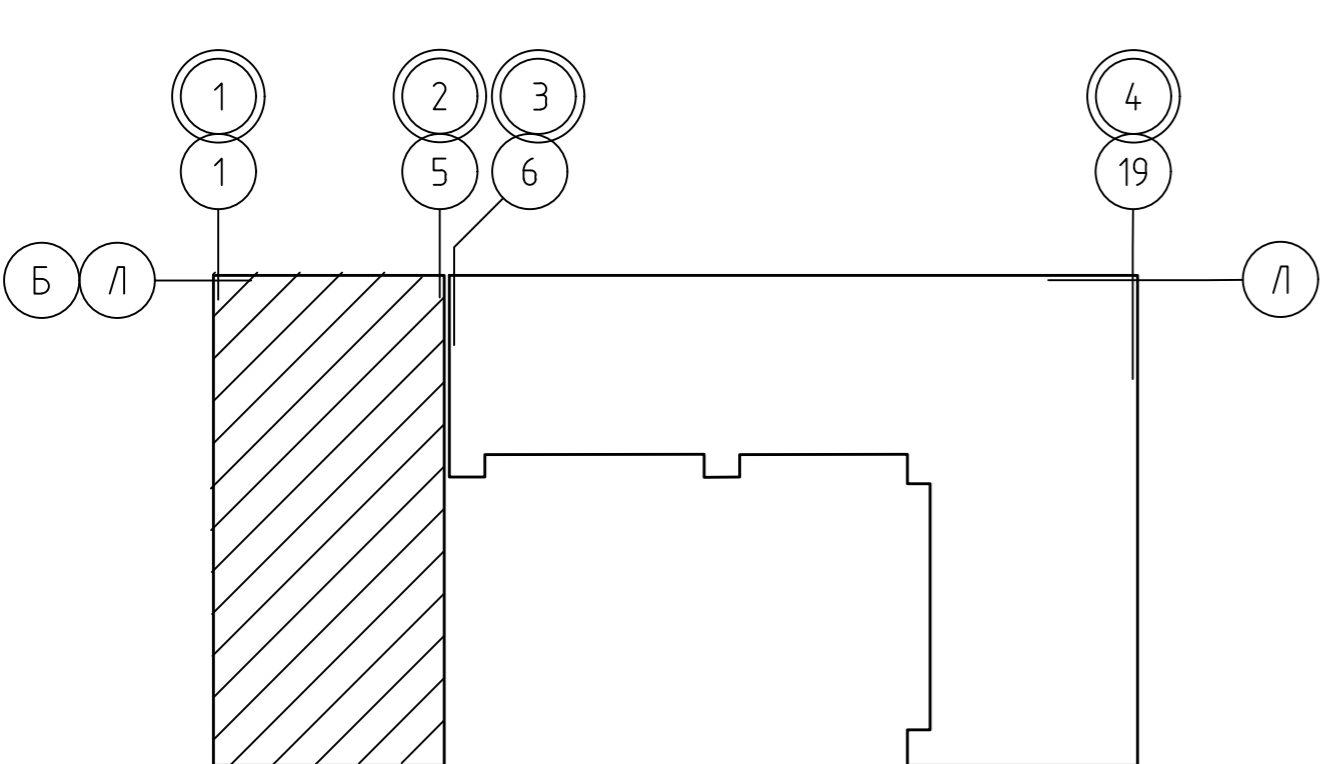

03-0321-ИОС7.1				19 0 9 2 2		
Областной центр лыжного спорта в г. Брянске						
Изм.	Кол. изм.	Лист № док.	Подп.	Дата	Стадия	Лист
Разработал	Булаткина	Щумейко	Щумейко	07.22	С	4
Проверил	Щумейко			07.22	П	4
Н. контроль	Подгорная			07.22		
Размещение технологического оборудования и мебели. План цокольного этажа.					ГКУ "ЧКС Брянской области"	